


VIA FIENILONE

SOSTITUZIONE DEGLI IDRANTE UNI 45  
DAL N.1-5 CON NASPO UNI 25  
COLLEGAMENTO ALLA RETE ESISTENTE

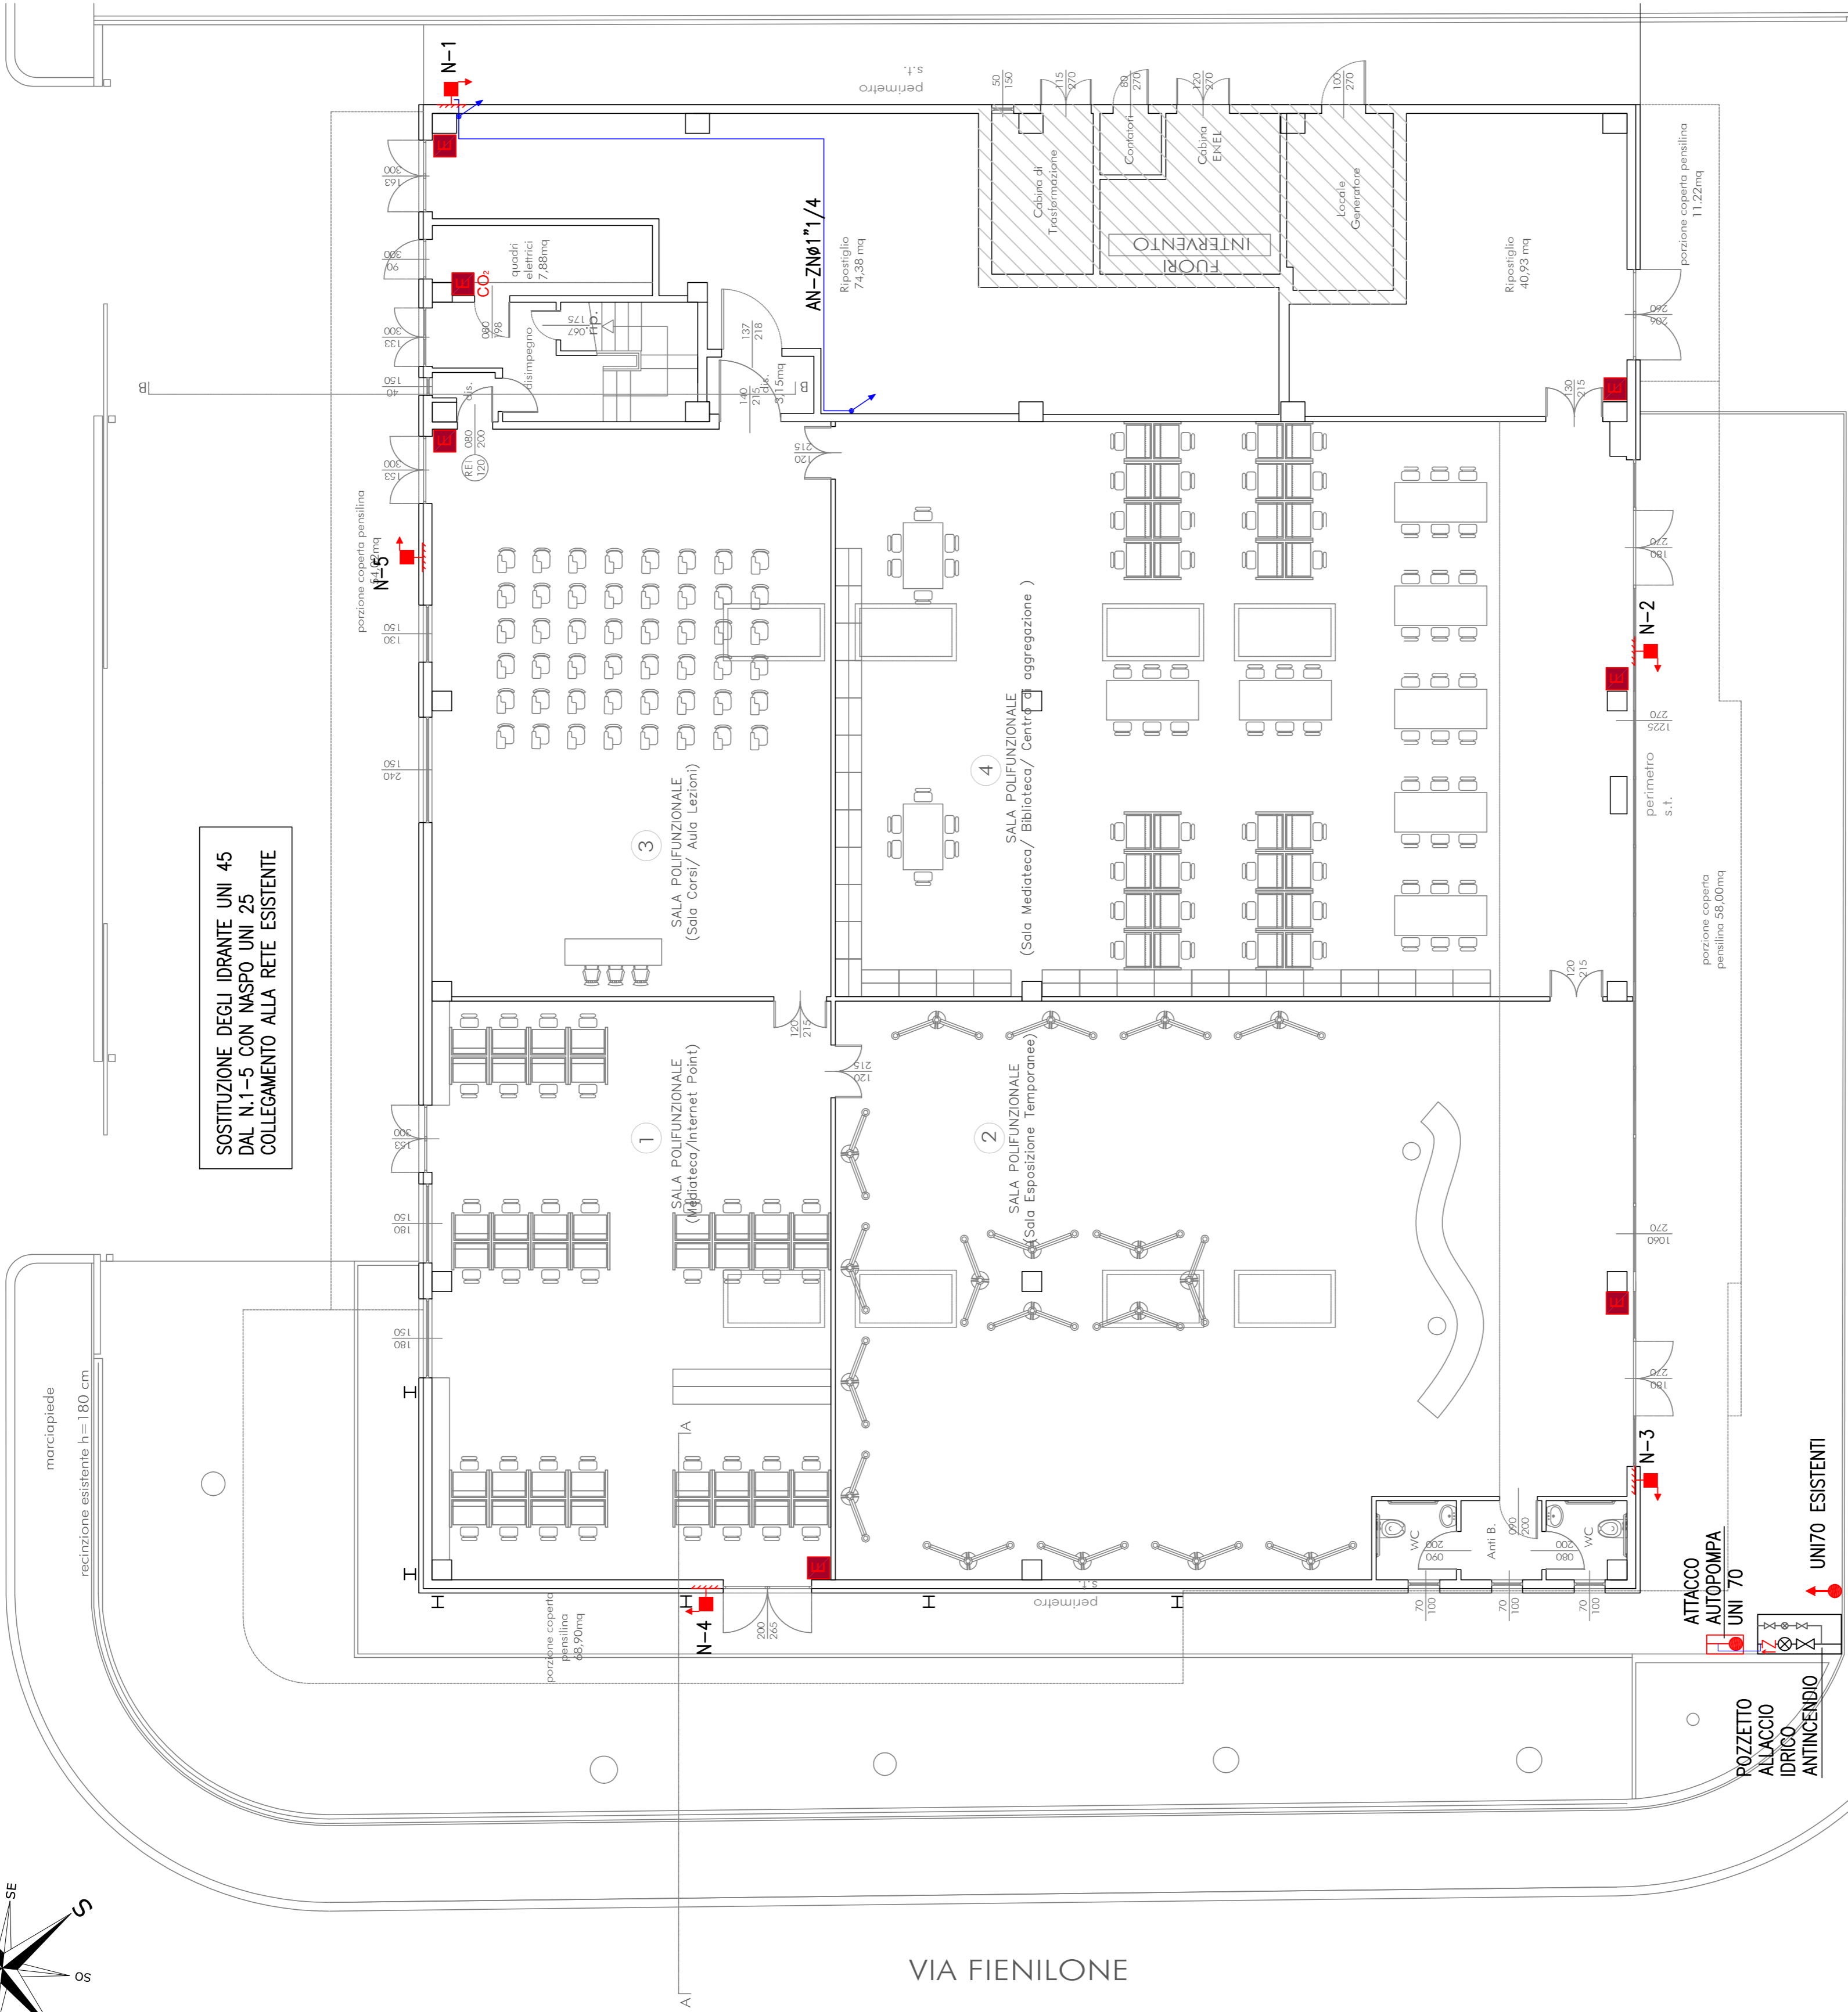


VIA PLATONE

PIANO TERRA

PIANO PRIMO

LEGENDA	
	ESTINTORE PORTATILE 6 kg 3A4 144 BC
	ESTINTORE PORTATILE 5 kg A CO2
	IDRANTE UNI672/2 PORTATA 120 l/min Prev. 2 bar
	NASPO UNI 672/1 PORTATA 35 l/min Prev. 2 bar
	ATTACCO PER AUTOPOMPA SINGOLO
	IDRANTE SOPRASSUOLO
	RETE IDRICA ANTINCENDIO INTERRATA
	RETE IDRICA ANTINCENDIO NUOVA REALIZZAZIONE

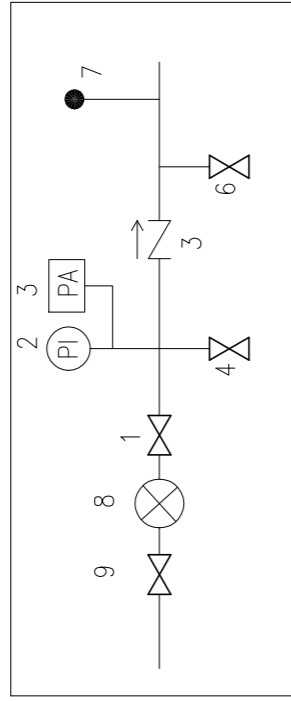

Allaccio fissa di estinzioni incendi: all'acquedotto comunale a norma UNI EN 12845

LEGENDA

- 1- valvola intercettazione bloccata in posizione aperta con filtro
- 2- manometro
- 3- pressostato
- 4- rubinetto di prova
- 5- valvola di non ritorno
- 6- eventuale attacco <=40 ad uno non industriale
- 7- attacco motopompa WF DN 70 2"1/2
- 8- gruppo di misura antincendio
- 9- saracinesca generale dell'ente gestore

STUDIO ASSOCIATO BARBIERI

ARCH. RICCARDO BARBIERI  
ARCH. ING. FILIPPO BARBIERI  
Via Piave, 10 - 00144 Roma  
tel. 06/47800000  
info@studioassociatobarbieri.it  
studioassociatobarbieri@pec.it  
VIA OSSESEVANA  
1001271 CERVELLA  
10101 TORINO  
TEL. 011/38342413227



COMUNE DI CERVIA

MAGGIO 2020

Progetto  
ACCORDO OPERATIVO AI SENSI DELL'ART.38 DELLA L.R. 24/2017.  
FINALIZZATO ALLA REALIZZAZIONE DI UN CENTRO DI COMUNITA' A  
PINARELLA IN VIA PLATONE  
in relazione alla delibera di giunta n.110 del 14 maggio 2019 ed alla comunicazione di  
pubblico interesse p.g.n. 31/344/2019

Committente  
COMMERCianti INDIPENDENTI ASSOCIATI - SOC. COOP.  
Via Dei Mercanti 3  
47122 Forlì (FC)

Timbro e firma  
committente

Progetto Architettonico  
Arch. Ing. Filippo Barbieri  
CF: BRBFPP76127C573L

Timbro e firma  
progettista

Collaborazione progettuale impiantistica  
SIE ENGINEERING  
Per. Ind. Secondo Ambrosani

Timbro e firma  
progettista



COMPARTO DI VIA PLATONE - IMPIANTI MECCANICI  
Planimetrie di progetto imp. idrico antincendio, scala 1:100

EB-IM03

QUESTO DISEGNO È DI PROPRIETÀ DELLO STUDIO ASSOCIATO BARBIERI E NON PUÒ ESSERE RIPRODOTTO O UTILIZZATO DA ALTRI SENZA AUTORIZZAZIONE SCRITTA. TUTTI I