


Timbro e firma

Timbro e firma

PIANO URBANISTICO DI ATTUAZIONE DI UN'AREA RESIDENZIALE

(Ai sensi del D.L. 179/1992 e s.m.i.-programma integrato)  
 LOCALITA' CERVIA - VIA PINARELLA ANGOLO VIA PLUTONE

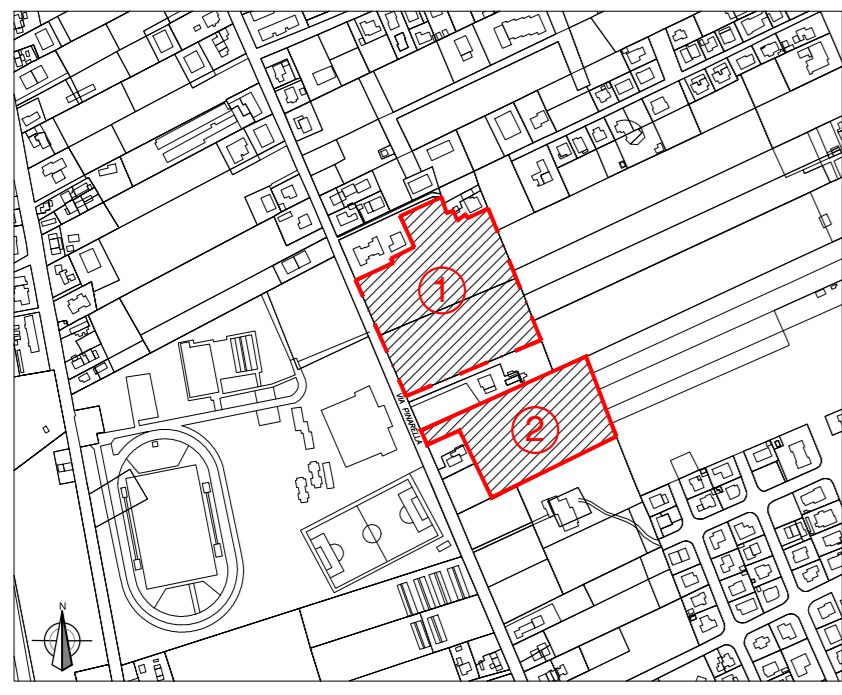

Proprietà: 1 - GIORGIA s.r.l.  
 Via del Lavoro, 16  
 48015 Montaleto di Cervia (RA)  
 Partita I.V.A. 02310020397

2 - LORENZO s.r.l.  
 Viale Roma, 54 - Tel.054782618  
 47042 CESENATICO (FC)  
 Partita I.V.A. 02454780400

Oggetto tavola: PLANIMETRIA RETE GAS E ACQUEDOTTO

PROGETTO OPERE PUBBLICHE  
 (D.Lgs 163/2006 e s.m. - D.P.R. 207/2010)

Progettisti: Riccardo Barbieri Arch.  
 C.F.BRB RCR 47D04 C573N  
 Angelo Farneti Ing.  
 C.F.FRN NGL 52H02 C573Z

Timbro e firma proprietà Timbro e firma proprietà

OTTOBRE 2013  
 Agg. Marzo 2016


TAV. 13

LEGENDA GAS

	Pozzetti 100 x 100
	Condotte del gas in acciaio
	Condotte del gas esistenti
	Testate reti fondellate
	Allacci gas acc 1 1/2"
	Valvola monoball nei collegamenti reti

LEGENDA ACQUEDOTTO

	Pozzetti 100x100 e 120x120
	Allacciamento in PEAD ø32 con pozzetti per impianto di irrigazione 40x70 per contatore
	A. F. Allacciamento acqua in PEAD ø32 per fontanella con pozzetto 40x70 per contatore
	Allaccio idrante PEAD 75 con deriv. allaccio AV PEAD 1" con pozzetto 60x80 e saracinesca DN 65 per idrante e contatore per area verde
	Condotte acquedotto in ghisa sferoidale
	Condotte acqua esistenti
	Allacci acqua PEAD 1 1/2"
	Terminale rete con valvola in testa + pozzetto 60x60
	Intercettazione rete con valvola + pozzetto 60x60
	Intercettazione rete con valvola e scarico + pozzetto 60x60
	te liscio e flangiato
	croce liscia e flangiata
	saracinesca liscia e flangiata
	manicotto e giunto Gibault
	riduzione liscia e flangiata
	curva liscia e flangiata
	bout e tronchetto
	curva a stella e fontanella pubblica
	gruppo combi e una saracinesca
	sfiato in ghisa e idrante antincendio

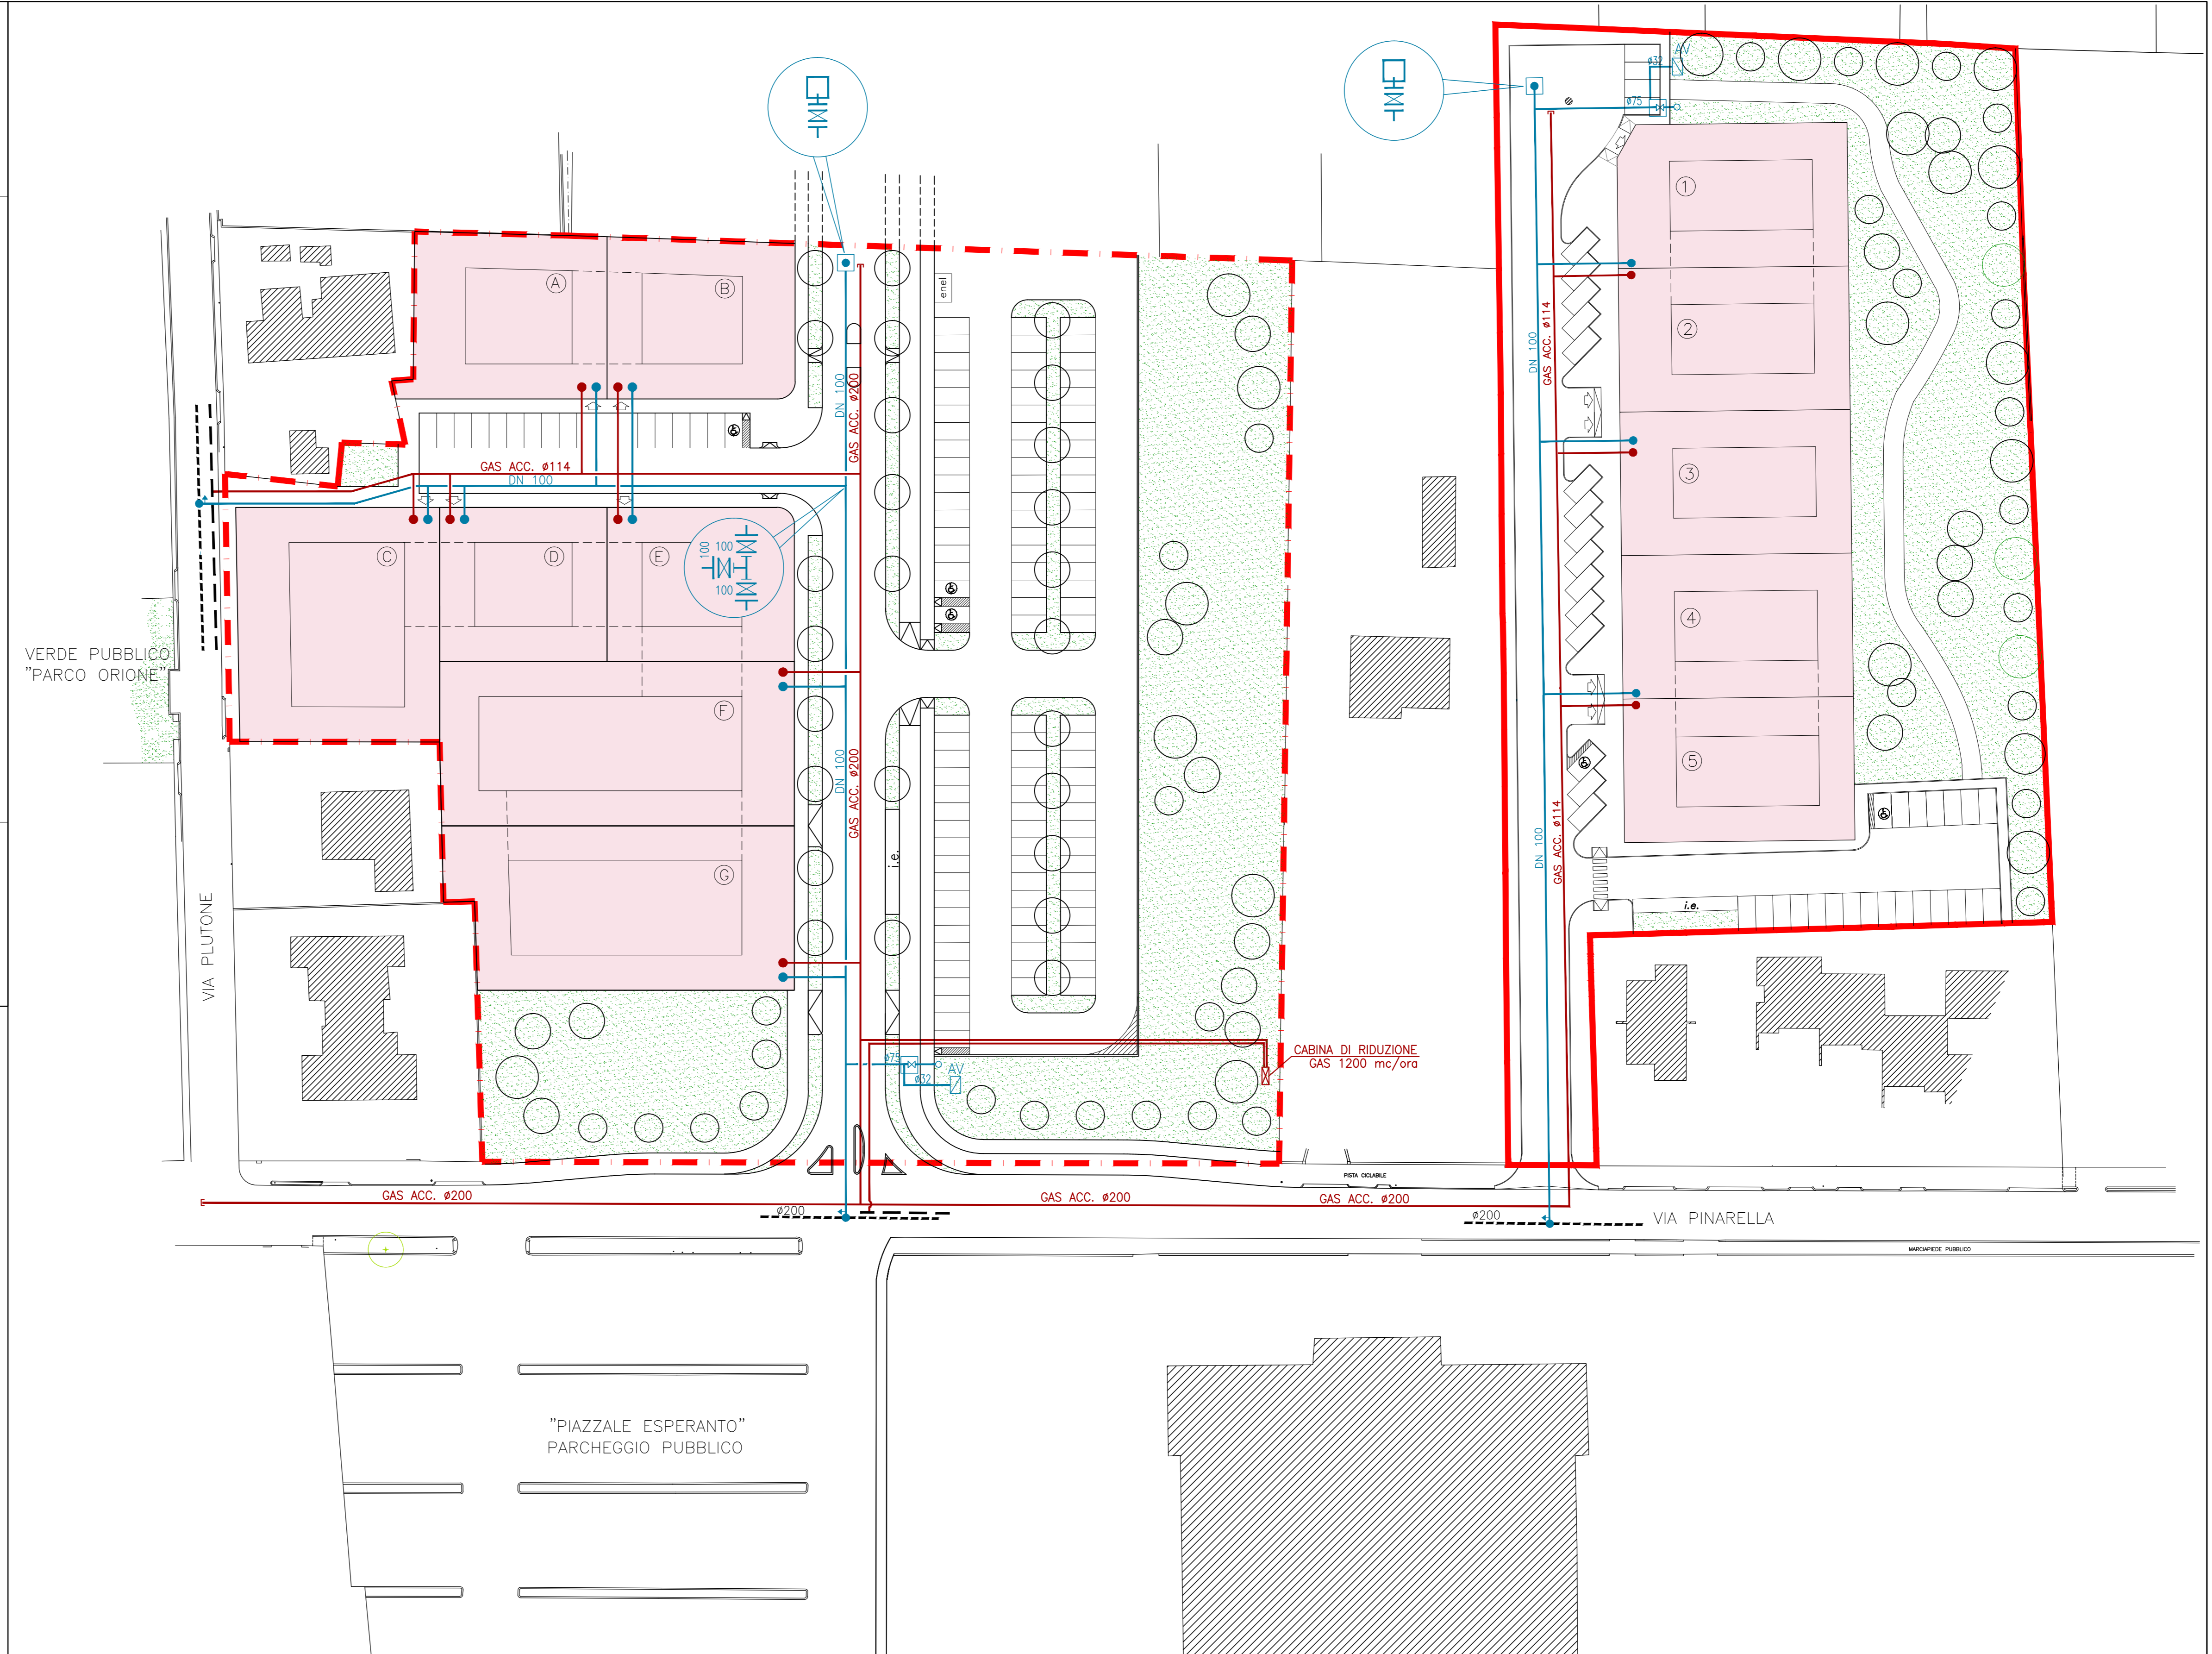

PLANIMETRIA SCALA 1:500