



**COMUNE DI CERVIA**  
Provincia di Ravenna


Proprietario e Committente: Adriatica Costruzioni Cervese Società Cooperativa Via G. Di Vittorio n. 21 48015 Cervia (RA)	Timbro e Firma:
Alsini Giovanna Via Martiri Fantini n. 25 48015 Cervia (RA)	Firma:
Alsini Nadia Viale Capua n. 22 48015 Cervia (RA)	Firma:

Oggetto:  
**Progetto di programma integrato di intervento in area attigua a Via Martiri Fantini - Via Fermi**

	<b>Andrea Agostini Architetto</b> Via Quinto Bucci 215 - 47521 Cesena (FC) Tel. 0547 381188 - Fax. 0547 635939 E-mail: andrea@architettoaogostini.it	Timbro e Firma:
--	---	-----------------

Elaborato: <b>Progetto Rete Acqua Potabile</b>		
Scala: 1:500-1:50- 1:20- 1:10	Descrizione Elaborato:	Tavola: <b>11</b>
Data: 05 Febbraio 2014	Precedenti Autorizzativi: DELIBERA CONSIGLIO COMUNALE N. 11 DEL 21 MARZO 2013 - ADOZIONE	


**PLANIMETRIA DI PROGETTO**

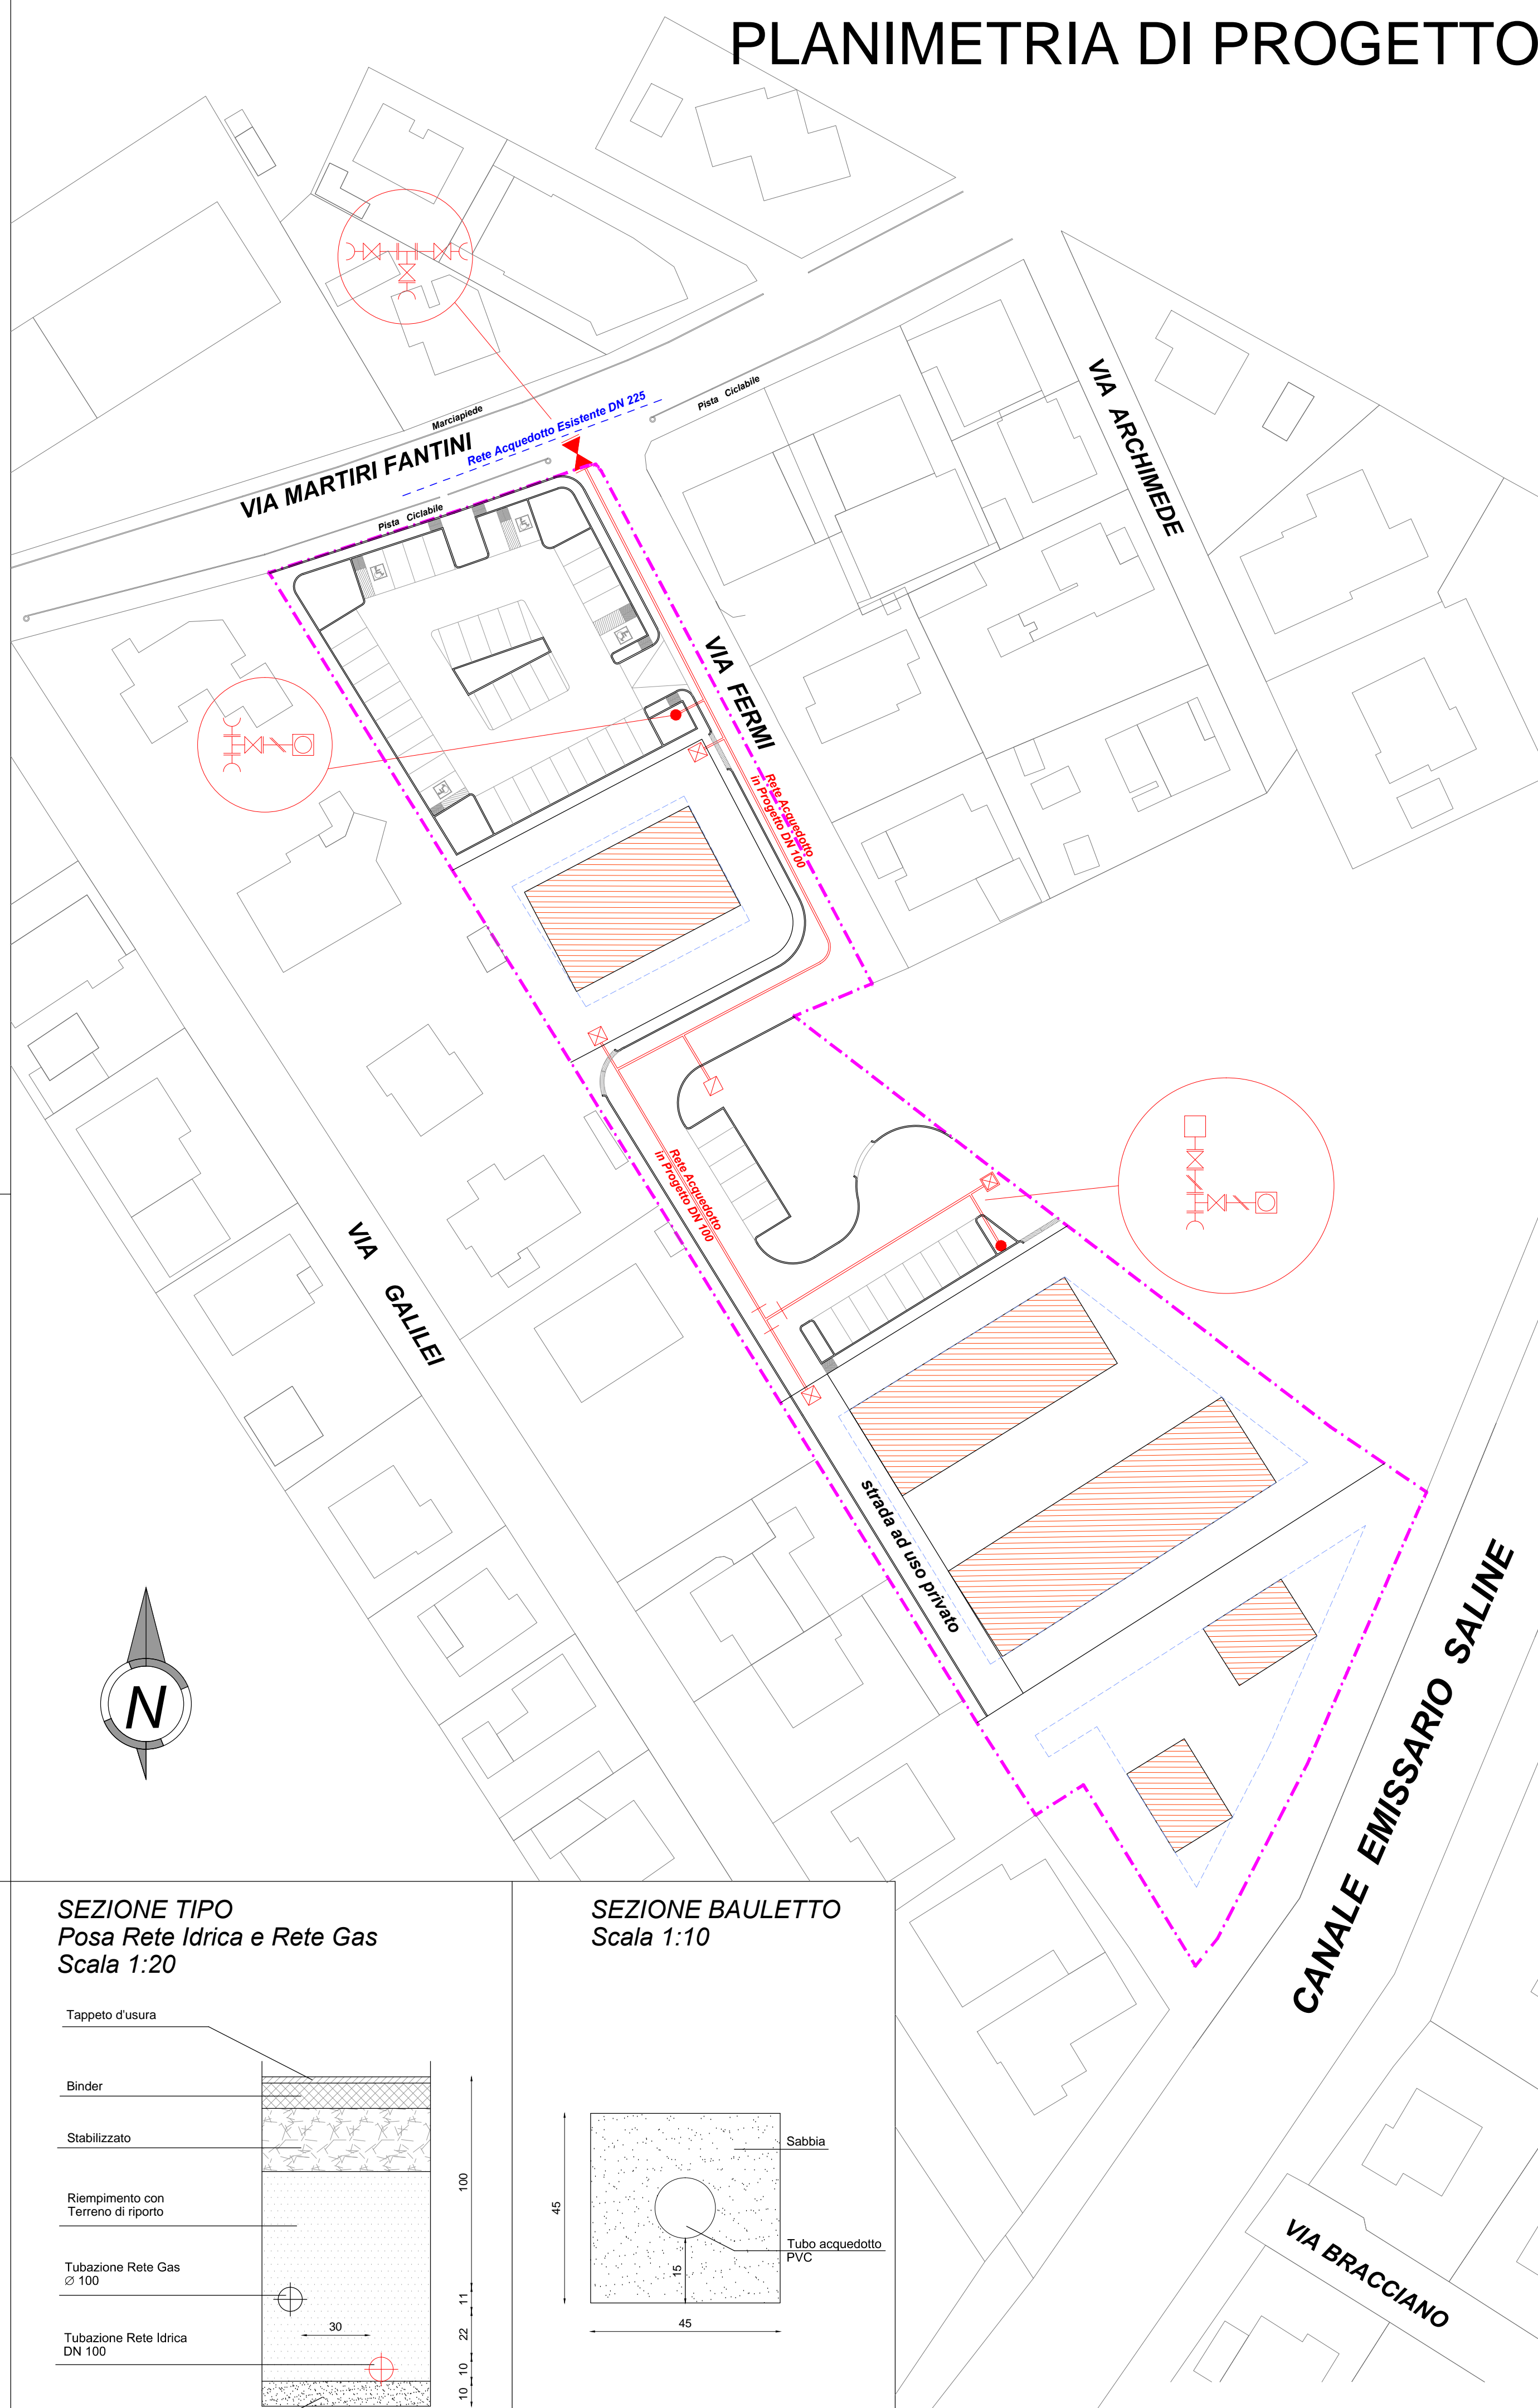


**LEGENDA :**

- Mappa Catastale del Comune di Cervia
- Sagoma Fabbricati
- Rete Acquedotto esistente cemento-amianto DN 225
- Rete Acquedotto di progetto per allaccio ai privati DN 100
- Utenza verde pubblico
- Pozzetto 50x50 in cls con saracinesca
- Idrante stradale antincendio con colonna
- Saracinesca riduzione linea
- Pozzetto di allaccio utenza privata

**SEZIONE TIPO**  
Schema Allaccio Idrico  
Scala 1:50

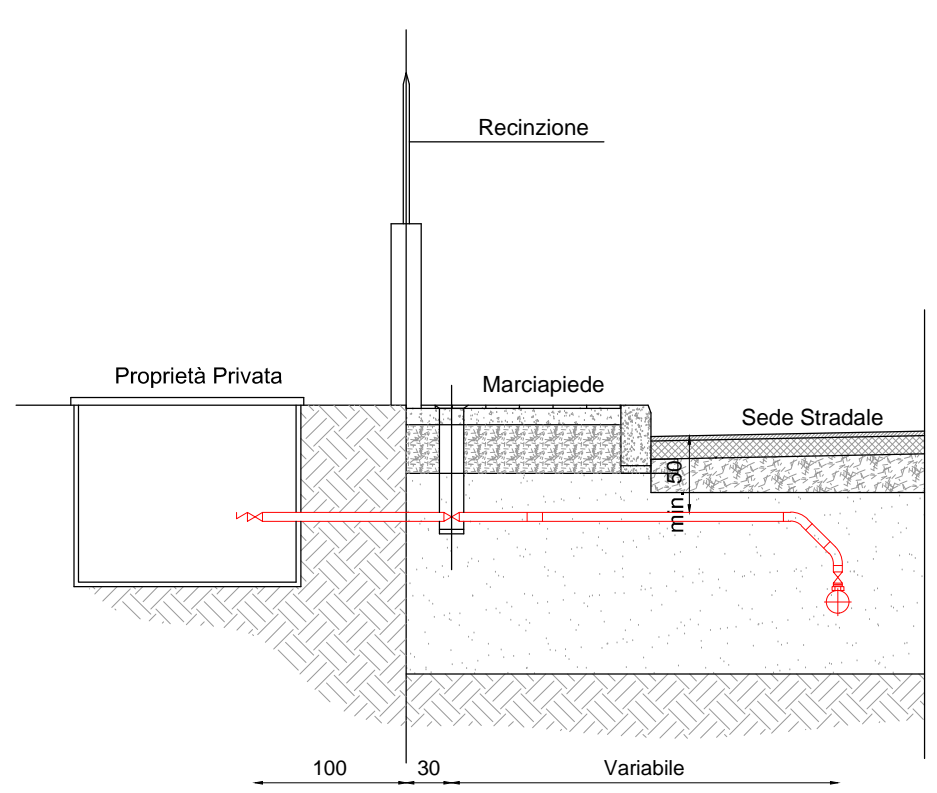

**SEZIONE TIPO**  
Posa Rete Idrica e Rete Gas  
Scala 1:20

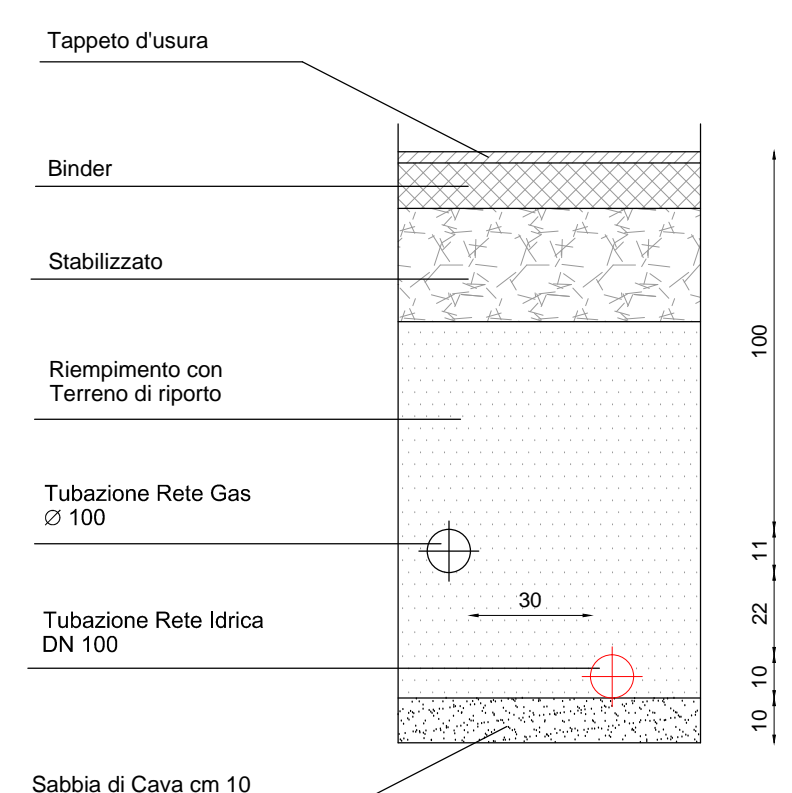

**SEZIONE BAULETTO**  
Scala 1:10

